

# PROJEKT ZAGOSPODAROWANIA TERENU

## SKALA 1:500

### Wielofunkcyjne boisko szkolne o nawierzchni syntetycznej

### Szkoła Podstawowa Nr 14 im. Marii Konopnickiej

INWESTOR: GMINA OLSZTYN  
 ADRES: OLSZTYN,  
 ul. Marii Konopnickiej 11, dz. bud. nr 62-36/8; 34/1

#### LEGENDA :

- GRANICA DZIAŁKI
- GRANICA OPRACOWANIA
- ŁAWKA
- KOSZ NA ŚMIECI
- SKARPY PROJ.
- NAWIERZCHNIA JEZDNA - KOSTKA BETONOWA
- CHODNIKI - KOSTKA BETONOWA
- ODWODNIENIA LINIOWE PROJ.
- NAWIERZCHNIA BOISKA - POLIURETAN 13mm
- SKRZYNIA Z PIAKSIEM DO SKOKU W DAL
- S ISTN. OSŁONA ŚMIETNIKOWA
- x ELEMENTY ZAGOSPODAROWANIA DO USUNIĘCIA
- PALISADA OGRODOWA
- PALISADA OGRODOWA Z BARIERKĄ
- MUR OPOROWY Z BALUSTRADĄ
- PROJ. OPRAWA OŚWIETLENIOWA NA ELEWAC BUDYNKU Z ZASIL. KABL. (KABEL W RURZE DV
- PROJ. LATARNIE OŚWIETLENIOWE Z ZASILANI KABLOWYM (KABEL W RURZE DVR75)
- PROJ. KABLE n.n.
- PROJ. SZAFKI KABLOWE WOLNOSTOJĄCE
- PROJ. KANALIZACJA KABLOWA 1-OTW. DLA PERSP. MONITORINGU
- ISTN. LATARNIA OŚWIETLENIOWA Z ZASILANIE KABLOWYM - DO DEMONTAŻU
- PROJ.ODWODNIENIE LINIOWE
- PROJEKTOWANA KAN.DESZCZOWA
- PROJEKTOWANY DRENAŻ
- + ZIELEŃ
- + DRZEWIA LIŚCIASTE ISTNIEJĄCE ADAPTOWANE
- + DRZEWIA LIŚCIASTE PROJ.
- + GRUPY KRZEWÓW LIŚCIASTYCH PROJ.
- + GRUPY KRZEWÓW IGLASTYCH PROJ.
- + TRAWNIKI PROJ.

Oświadczam, że treść mapy, na której wykonano niniejszy projekt, zgodna z treścią mapy zasadniczej zaewidencjonowanej pod nr GGN.6642.1.1260.2024\_18475 z dnia 12.12.2024 r.




**NEW-EO**  
OLSZTYN

**BIURO PROJEKTÓW**  
Sp. z o.o.

10-542 OLSZTYN, UL. DĄBROWSZCZAKÓW 39

Stadium	PROJEKT ARCHITEKTONICZNO-BUDOWLANY			Nr zlec.	
Treść	PZT – Wielofunkcyjne boisko szkolne o nawierzchni syntetycznej			Nr umowy	192/11/2024/
Objekt	Szkoła Podstawowa Nr 14 im. Marii Konopnickiej			Skala	1:500
	Olsztyn, ul. Marii Konopnickiej 11, dz. bud. nr 62-36/8; 34/1			Data	03. 2025
Architektura	Autor	mqr inż.arch. Zb. Kowalkowski	Nr uprawnień	100/89/OI	PZ-1
	Sprawdził	mqr inż. arch. Marian Ceynowa	53/99/OL		
Konstrukcja	Autor	mqr inż. Czesław Hryniewicz	20/90/OL		
	Sprawdził	mqr inż. Zbigniew Wojciechowski	202/89/OL		
Instalacje sanitarne	Autor	mqr inż. Anna Grodkiewicz	WAM/0118/POOS/08		
	Sprawdził	mqr inż. Artur Grodkiewicz	WAM/0120/POOS/09		
Instalacje elektryczne	Autor	tech. Zbigniew Duchliński	303/94/OL		
	Sprawdził	mqr inż. Andrzej Szczepkowski	56/90/OL		
Instalacje elektryczne	Autor	mqr inż. Krzysztof Lenczkiewicz	WAM/0064/PDB/20		
	Sprawdził	mqr inż. Wojciech Okoń	MAZ/0412/PWOD/13		

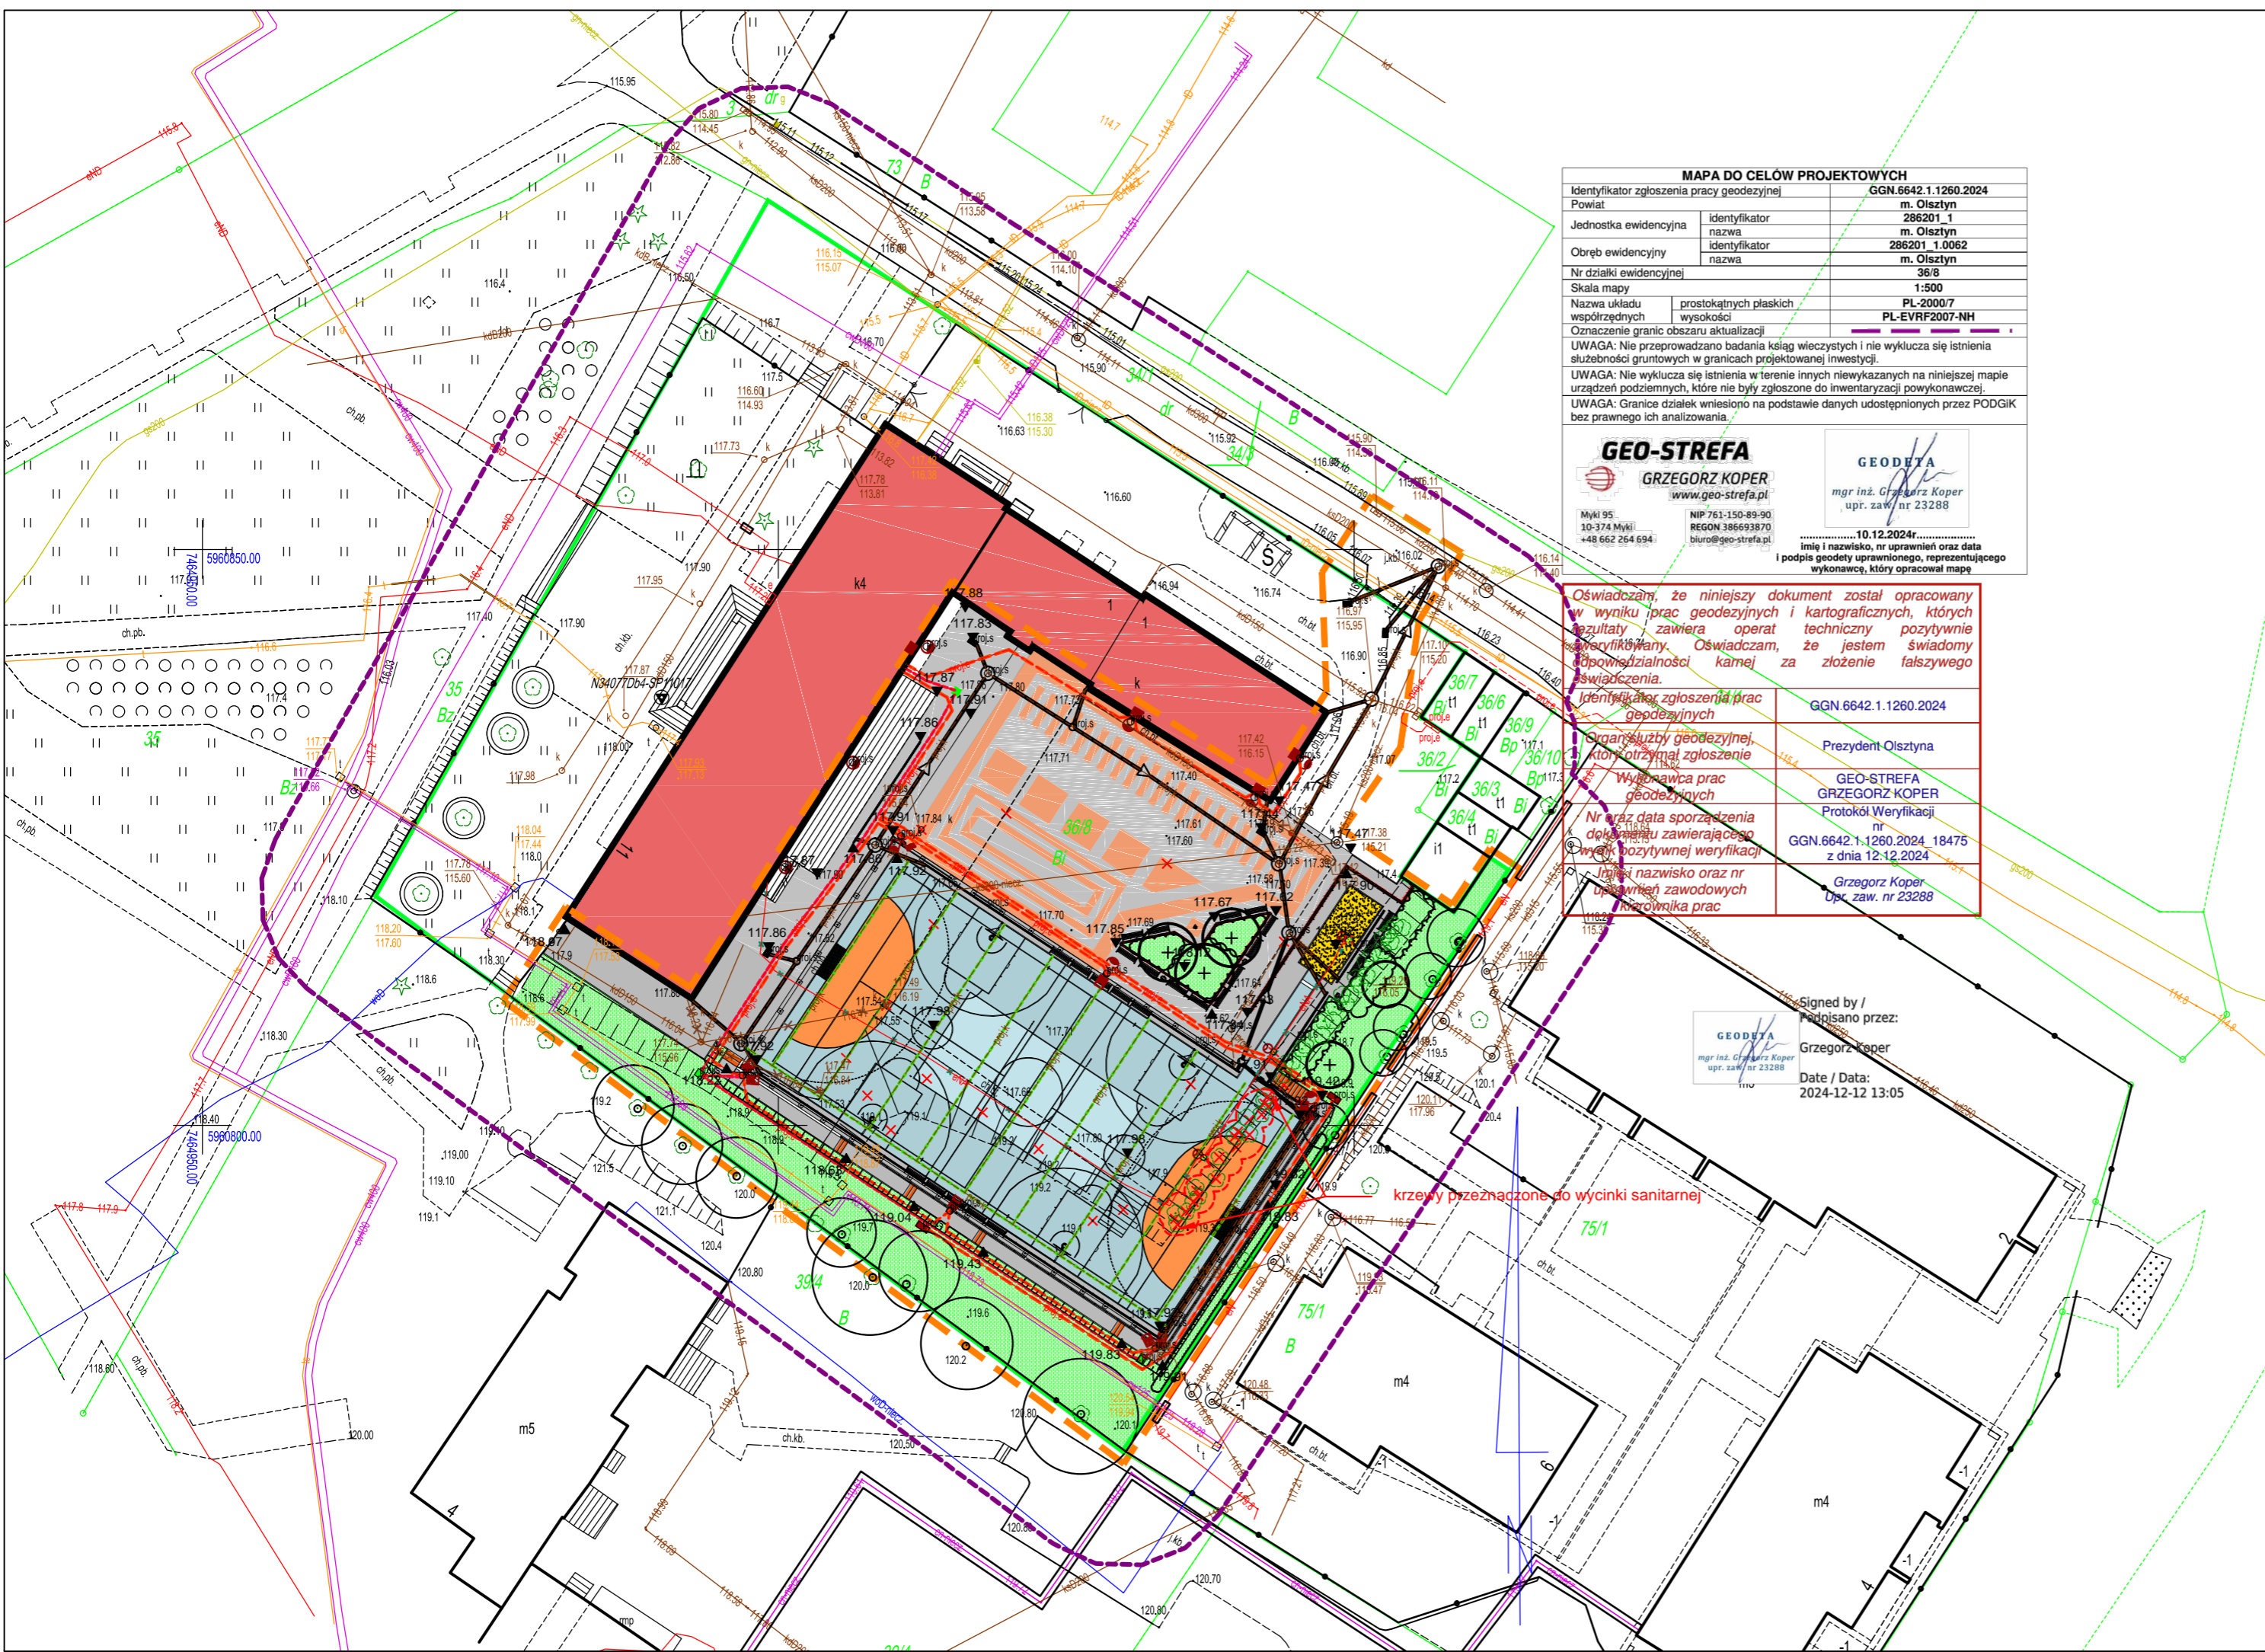

MAPA DO CELÓW PROJEKTOWYCH	
Identyfikator zgłoszenia pracy geodezyjnej	GGN.6642.1.1260.2024
Powiat	m. Olsztyn
Jednostka ewidencyjna	286201_1
Identyfikator nazwa	m. Olsztyn
Identyfikator nazwa	286201_1.0062
Identyfikator nazwa	m. Olsztyn
Nr działki ewidencyjnej	36/8
Skala mapy	1:500
Nazwa układu współrzędnych	prostokątnych płaskich wysokości
	PL-2000/7
	PL-EVRF2007-NH

UWAGA: Nie przeprowadzono badania ksiąg wieczystych i nie wyklucza się istnienia służebności gruntowych w granicach projektowanej inwestycji.  
 UWAGA: Nie wyklucza się istnienia w terenie innych niewykazanych na niniejszej mapie urządzeń podziemnych, które nie były zgłoszone do inwentaryzacji powykonawczej.  
 UWAGA: Granice działek wpisano na podstawie danych udostępnionych przez PODGIK bez prawnego ich analizowania.

**GEO-STREFA**

GRZEGÓRZ KOPER

www.geo-strefa.pl

Miły 95  
10-374 Miły  
+48 662 264 694

NIP 761-150-89-90  
REGON 386693870  
biuro@geo-strefa.pl

**GEODETA**

mqr inż. Grzegorz Koper

upr. zaw./nr 23288

10.12.2024r.

imię i nazwisko, nr uprawnień oraz data podpisu geodety uprawnionego, reprezentującego wykonawcę, który opracował mapę

Oświadczam, że niniejszy dokument został opracowany w wyniku prac geodezyjnych i kartograficznych, których rezultaty zawiera operat techniczny pozytywnie weryfikowany. Oświadczam, że jestem świadomy odpowiedzialności kamej za złożenie fałszywego świadectwa.

Identyfikator zgłoszenia prac geodezyjnych	GGN 6642.1.1260.2024
Organizacja geodezyjna, która przyznała zgłoszenie	Prezydent Olsztyna
Wykonawca prac geodezyjnych	GEO-STREFA GRZEGÓRZ KOPER
Nr oraz data sporządzenia dokumentu zawierającego wyniki pozytywnej weryfikacji	Protokół Weryfikacji nr GGN.6642.1.1260.2024_18475 z dnia 12.12.2024
Imię i nazwisko oraz nr uprawnień zawodowych wykonawcy prac	Grzegorz Koper Upr. zaw. nr 23288

Signed by /  
 Podpisano przez:  
 Grzegorz Koper  
 Date / Data:  
 2024-12-12 13:05